


Note: particolare della connessione utenza/scatola der.
Hinweise: Anschluss Anwenderschaft/Abzweigdose

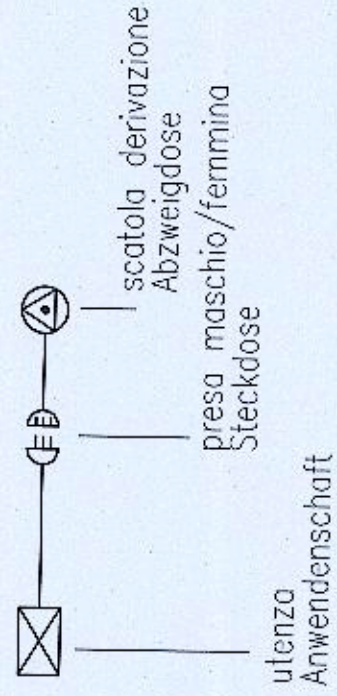


LEGENDA SIMBOLI
Legende





- CANALINA ACCIAIO INOX ASI 304 - 250x75mm/COILSTAHL KABELKANAL ASI 304 - 250x75mm
- CANALITO INTERATO - 6x Ø125/KABELSCHUTZROHR - Ø6125
- SEGNALE PRESENZA MANICHETTA/TUNNEL LICHT SIGNAL - WASSERWURFER
- SEGNALE PRESENZA ESTINTORE/TUNNEL LICHT SIGNAL - FEUERLÖSCHER
- SEGNALE DELLA VIA DI FUGA/TUNNEL LICHT SIGNAL - NOTAUSSIEG
- CASSETTA DI DERIVAZIONE ASI 304 COMPLETA DI PRESE IP65/ABZWEIGDOSE ASI 304 STECKDOSEN IP 65
- POZZETTO 60x60 cm/SCACCH 60x60 cm
- LANTERNA SEMFORICA 2 LUCI/ZWEI LICHTER AMPEL LANTERNE
- BARRIERA AUTOMATICA/AUTOMATISCHE STANGE FÜR FAHRZEUGE

Note:
1) LE CARATTERISTICHE DEGLI ELEMENTI DOVRANNO ESSERE CORRISPONDENTI A QUELLE INDICATE NELL'ELENCO DESCRITTIVO DELLE VOCI
2) SE NON DIVERSAMENTE SPECIFICATO LE ALIMENTAZIONI CHE DALLA CANALA VANNO ALL'UTENZA DEVONO ESSERE PROTETTE CON TUBO IN ACCIAIO Ø25
3) PER LA DESCRIZIONE DEI CAVI VEDI TABELLA COMPARATIVA CAVI CPR/NON CPR PRESENTE NELLA TAVOLA DEGLI SCHEMI FUNZIONALI. I CAVI DOVRANNO ESSERE AGGIORNATI ALLA NUOVA NORMA

SCHEMA D'INSIEME
Zeichnung zusammen

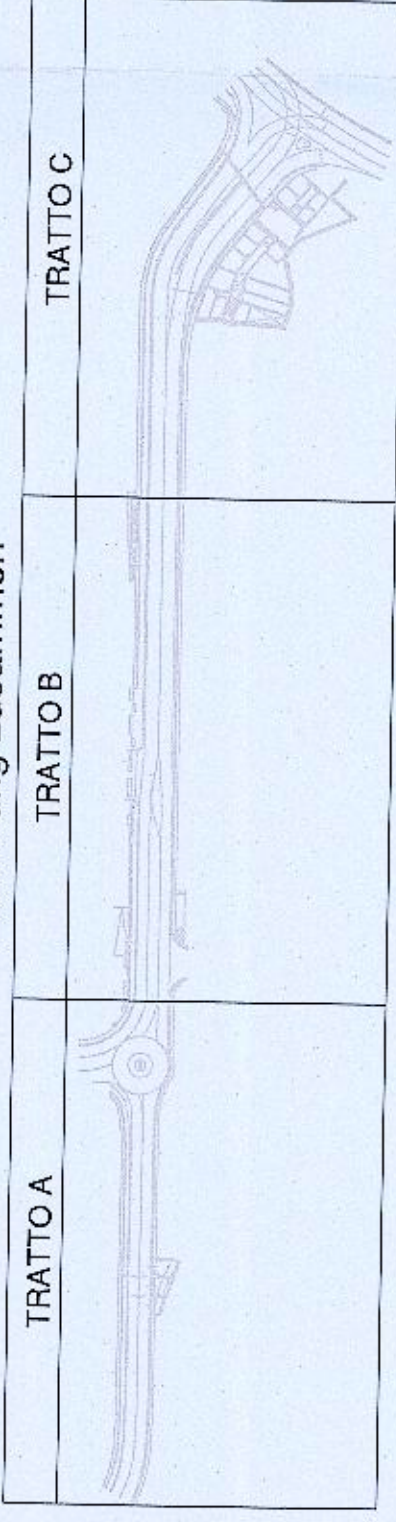

SCHEMA LINEE SEGNALETICA
SIGNALLINIEN-DIAGRAMM

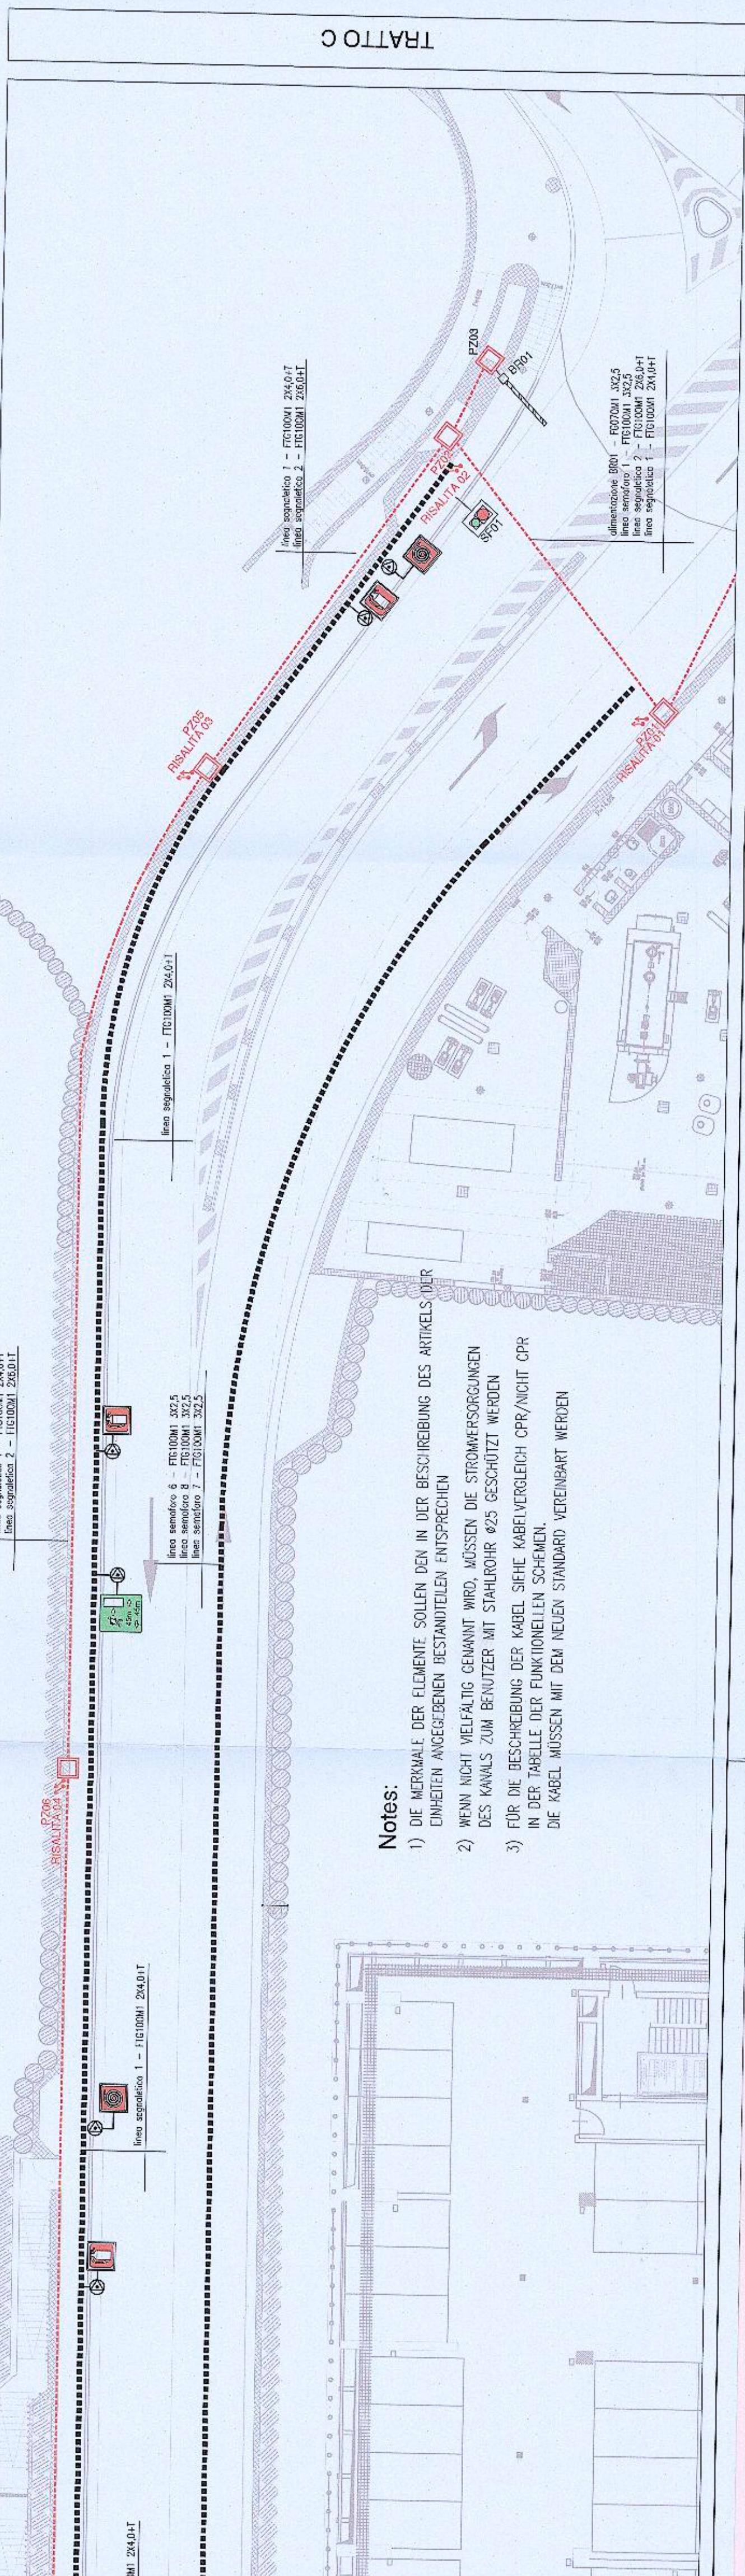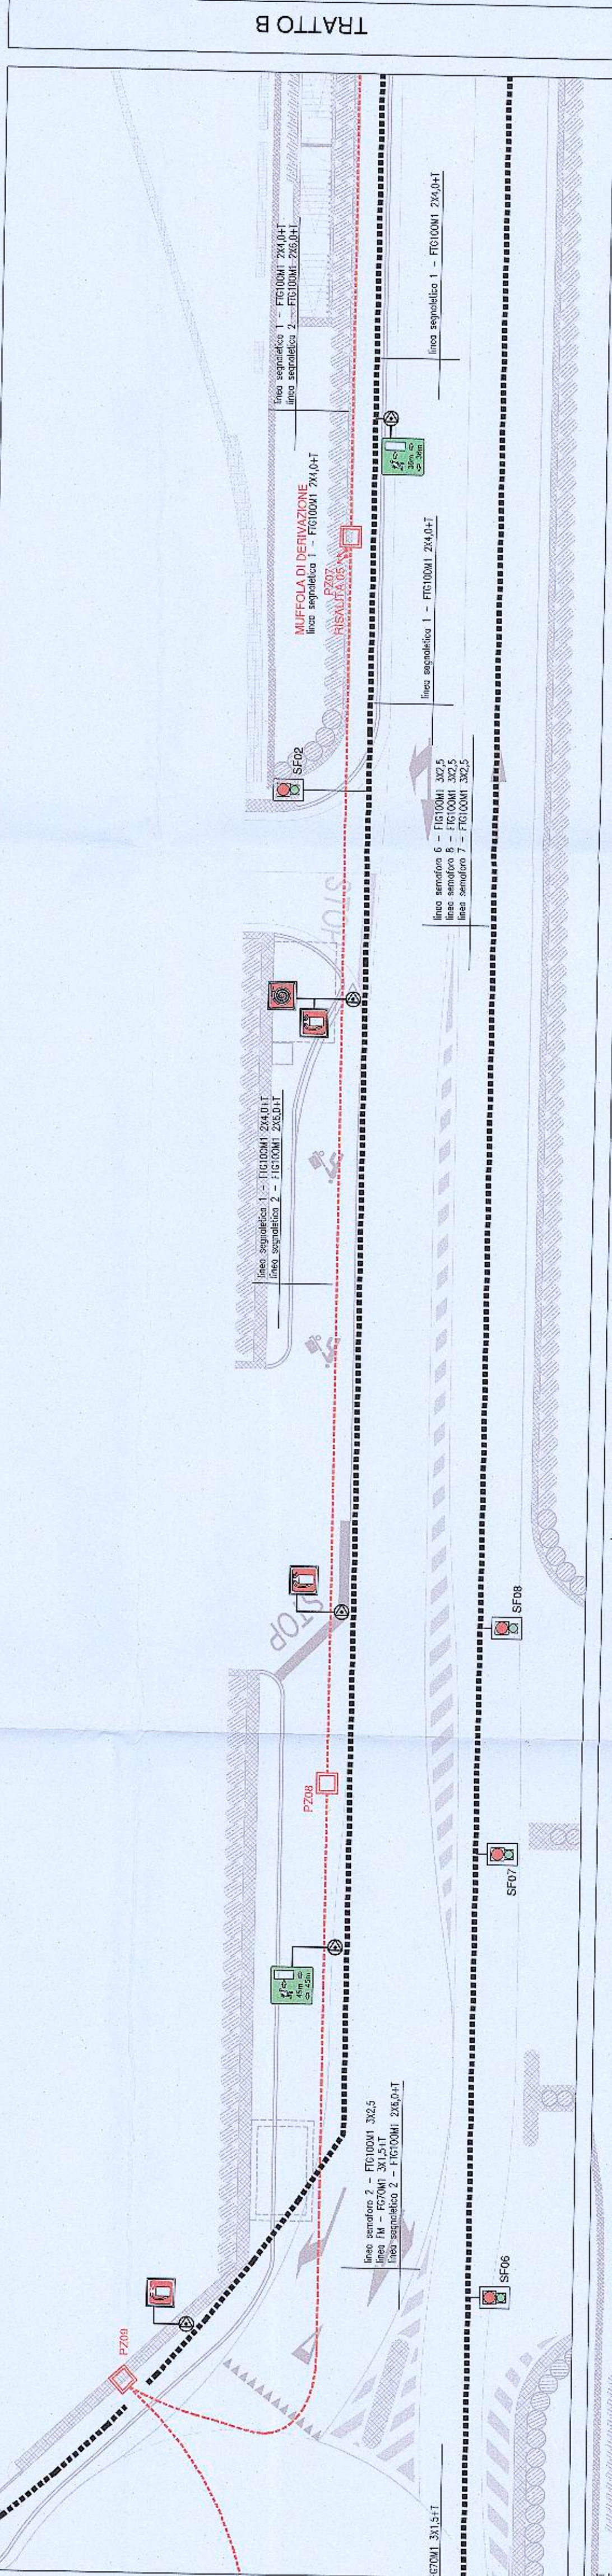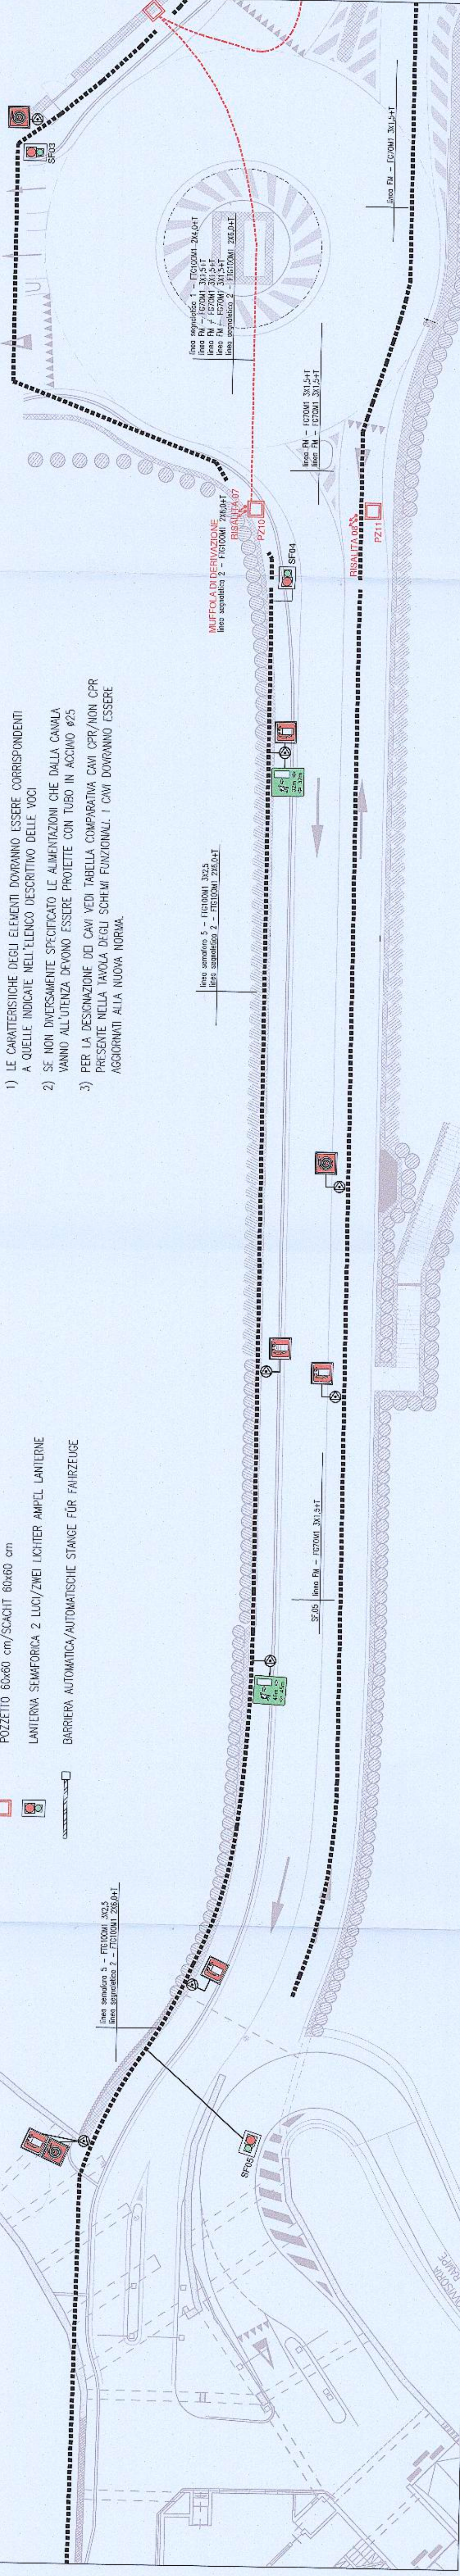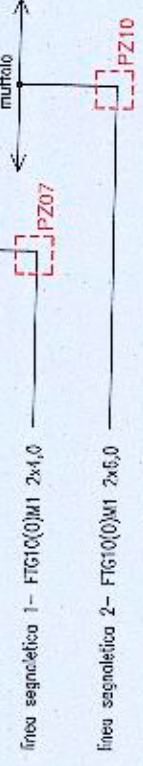

Notes:
1) DIE MERKMALE DER ELEMENTE SOLLTEN DEN IN DER BESCHREIBUNG DES ARTIKELS DER EINHEITEN ANGEZEIGTEN BESTANDTEILEN ENTSPRECHEN
2) WENN NICHT VIELFÄLTIG GENANNT WIRD, MÜSSEN DIE STROMVERSORGUNGEN DES KANALS ZUM BENUTZER MIT STAHLROHR Ø25 GESCHÜTZT WERDEN
3) FÜR DIE BESCHREIBUNG DER KABEL SIEHE VÄRVERGLEICH CPR/NICHT CPR IN DER TABELLE DER FUNKTIONELLEN SCHEMEN.
DIE KABEL MÜSSEN MIT DEM NEUEN STANDARD VEREINBAR WERDEN

Autonome Provinz Bozen - Provincia Autonoma di Bolzano
Stadtgemeinde Bozen - Comune di Bolzano
STÄDTBAULICHER ANFERTIGUNGSPLAN - ZONE PERATHIONERSTRASSE - SÜDTROLENSTRASSE
PIANO DI QUALIFICAZIONE URBANISTICA - ZONA VIA PERATHIONER - ALTO ADIGE

WalterPark
TUNNEL UND STRASSEN
TUNNEL DI ACCESSO E SIELEVAZIONI VARE

Proprietà
Egitatore
Città di Bolzano
Stad Bozen
Progettista
WalterPark s.p.a.
m SIGMA eine Gesellschaft der SIGMA Gruppe | una Società del Gruppo SIGMA
General Contractor
ICM Italia General Contractor Srl
Walterplatz | piazza Walther n. 22 | 39100 Bolzano - Bozen
Generalplaner
Progettista generale
DMA
ITALIA srl
Walterplatz | piazza Walther n. 22 | 39100 Bolzano - Bozen
Planungsteam
Team of Progettazione
ATA engineering
planipunkt
Snphett
in.ge.na.

ORDINE DEGLI INGEGNERI
DELLA PROV. DI TRENTO
ING. CLAUDIO PIERRELLI
ISCRIZIONE ALBO N. 1127
ATA engineering
planipunkt
Snphett
in.ge.na.
Prot. 0049756 del 29/05/2019

Stampa
Comune
Prot. 0049756 del 29/05/2019
Stampa
Comune
Prot. 0049756 del 29/05/2019

AUSFÜHRUNGSPROJEKT - PROGETTO ESECUTIVO
Tunnel Elektro- und Sonderanlagen - Grundriss - Lichtsignalierungsanlage
Tunnel impianti elettrici e speciali - Planta - Impianto segnaletica luminosa

Planungsphase | Fase
Planinhalt | Descr. Tav.
Planbedingung | Cond.
Planart | Topologia
Anlagenbau | Progetto impiantistico
Maßstab - Scale: 1:200
Datum - Date: 28.02.2019
Plannummer - no. Tav.
Index new.01

E.01.6